

NUMERI DI TELEFONO UTILI IN CASO DI EMERGENZA	
CARABINIERI - Pronto Intervento	112
POLIZIA - Pronto Intervento	113
VIGILI DEL FUOCO - Pronto Intervento	115
EMERGENZA SANITARIA - Pronto Intervento	118
POLIZIA LOCALE	0165 831 334
DISTRIBUTORE DI ENERGIA ELETTRICA - DEVAL	0165 32 866
COMUNE DI COURMAYEUR - ACQUEDOTTO	0165 831 370
COMUNE DI COURMAYEUR - ACQUEDOTTO SERALE E FESTIVO	0165 831 371

IN CASO DI INCENDIO	
PER GLI ADDETTI	- Dare l'allarme evitando di favorire il panico - Allontanare eventuali persone presenti in zone pericolose - Mettere fuori tensione la zona interessata dall'incendio - Circondare per quanto possibile l'incendio impiegando gli estintori e gli impianti a disposizione - Richiedere l'intervento dei vigili del fuoco al numero 115
PER GLI UTENTI	- Seguire le indicazioni verbali del personale del Forum - Dirsersi verso le uscite di sicurezza

Architectural floor plan of the 1992 Winter Olympics Village in Albertville, France. The plan shows various sports facilities including curling, figure skating, speed skating, and three tennis courts. It also includes administrative buildings, a medical center, and a large red-shaded area labeled 'INTERCAPEDINE'. A legend explains the symbols: S for storage rooms, P for penalized players' boxes, C for timing cabins, and B for hockey team boxes. A north arrow is also present.

Legend:

- S = LOCALI DI STOCCAGGIO
- P = BOX GIOCATORI PUNITI
- C = CABINA CRONOMETRAGGIO
- B = BOX SQUADRE HOCKEY

LEGENDA SIMBOLI	
	Estintore ad anidride carbonica
	Estintore a polvere
	Idrante a muro DHS con tubazione flessibile e lancia
	Altriacci autopompa VVVF
	Gruppo elettrogeno
	Pulsante di spegnimento dell'alimentazione elettrica
	Comando d'interruzione del combustibile
	Pulsante d'apertura d'emergenza del portone carrabile
	Uscita di sicurezza
	Percorso d'esodo orizzontale
	Percorso d'esodo verso l'alto
	Percorso d'esodo verso il basso

NUMERI DI TELEFONO UTILI IN CASO DI EMERGENZA	
CARABINIERI - Pronto intervento	112
POLIZIA - Pronto intervento	113
VIGILI DEL FUOCO - Pronto intervento	115
EMERGENZA SANITARIA - Pronto intervento	118
POLIZIA LOCALE	0165 831 334
DISTRIBUTORE DI ENERGIA ELETTRICA - DEVAL	0165 32 866
COMUNE DI COURMAYEUR - ACQUEDOTTO	0165 831 370
COMUNE DI COURMAYEUR - ACQUEDOTTO SERALE E FESTIVO	0165 831 371

IN CASO DI INCENDIO	
PER GLI ADDETTI	
- Dare l'allarme evitando di favorire il panico	
- Allontanare eventuali persone presenti in zone pericolose	
- Mettere fuori tensione la zona interessata dall'incendio	
- Circondare per quanto possibile l'incendio impiegando gli estintori e gli idranti a disposizione	
- Richiedere l'intervento dei vigili del fuoco al numero 115	
PER GLI UTENTI	
- Seguire le indicazioni verbali del personale del Forum	
- Dirigersi verso le uscite di sicurezza	

REGIONE AUTONOMA VALLE D'AOSTA



COMUNE DI COURMAYEUR

COMMUNE DE COURMAYEUR

CENTRO SERVIZI COURMAYEUR S.R.L.

VIA DELLO STADIO, 2
COURMAYEUR (AO)



FORUM SPORT CENTER

PLANIMETRIA QUOTA 109.30

PRESIDI ANTINCENDIO E
PERCORSI D'ESODO

AGGIORNAMENTO	INDICE	DATA	PROGETTISTA
AGGIORNAMENTO			
AGGIORNAMENTO			
AGGIORNAMENTO			
CREAZIONE	A	GENNAIO 2008	Roberto Per.Ind. Millery

DATA

GENNAIO 2008

Roberto Millery

Perito Industriale in Elettrotecnica

Frazione Le Pont, 97 - 11015 La Salle (AO)

Tel. e Fax. +39 0165 861667


E-mail roberto.millery@iol.it

SCALA

1 : 200

FOGLIO SEGUENTE

1 0

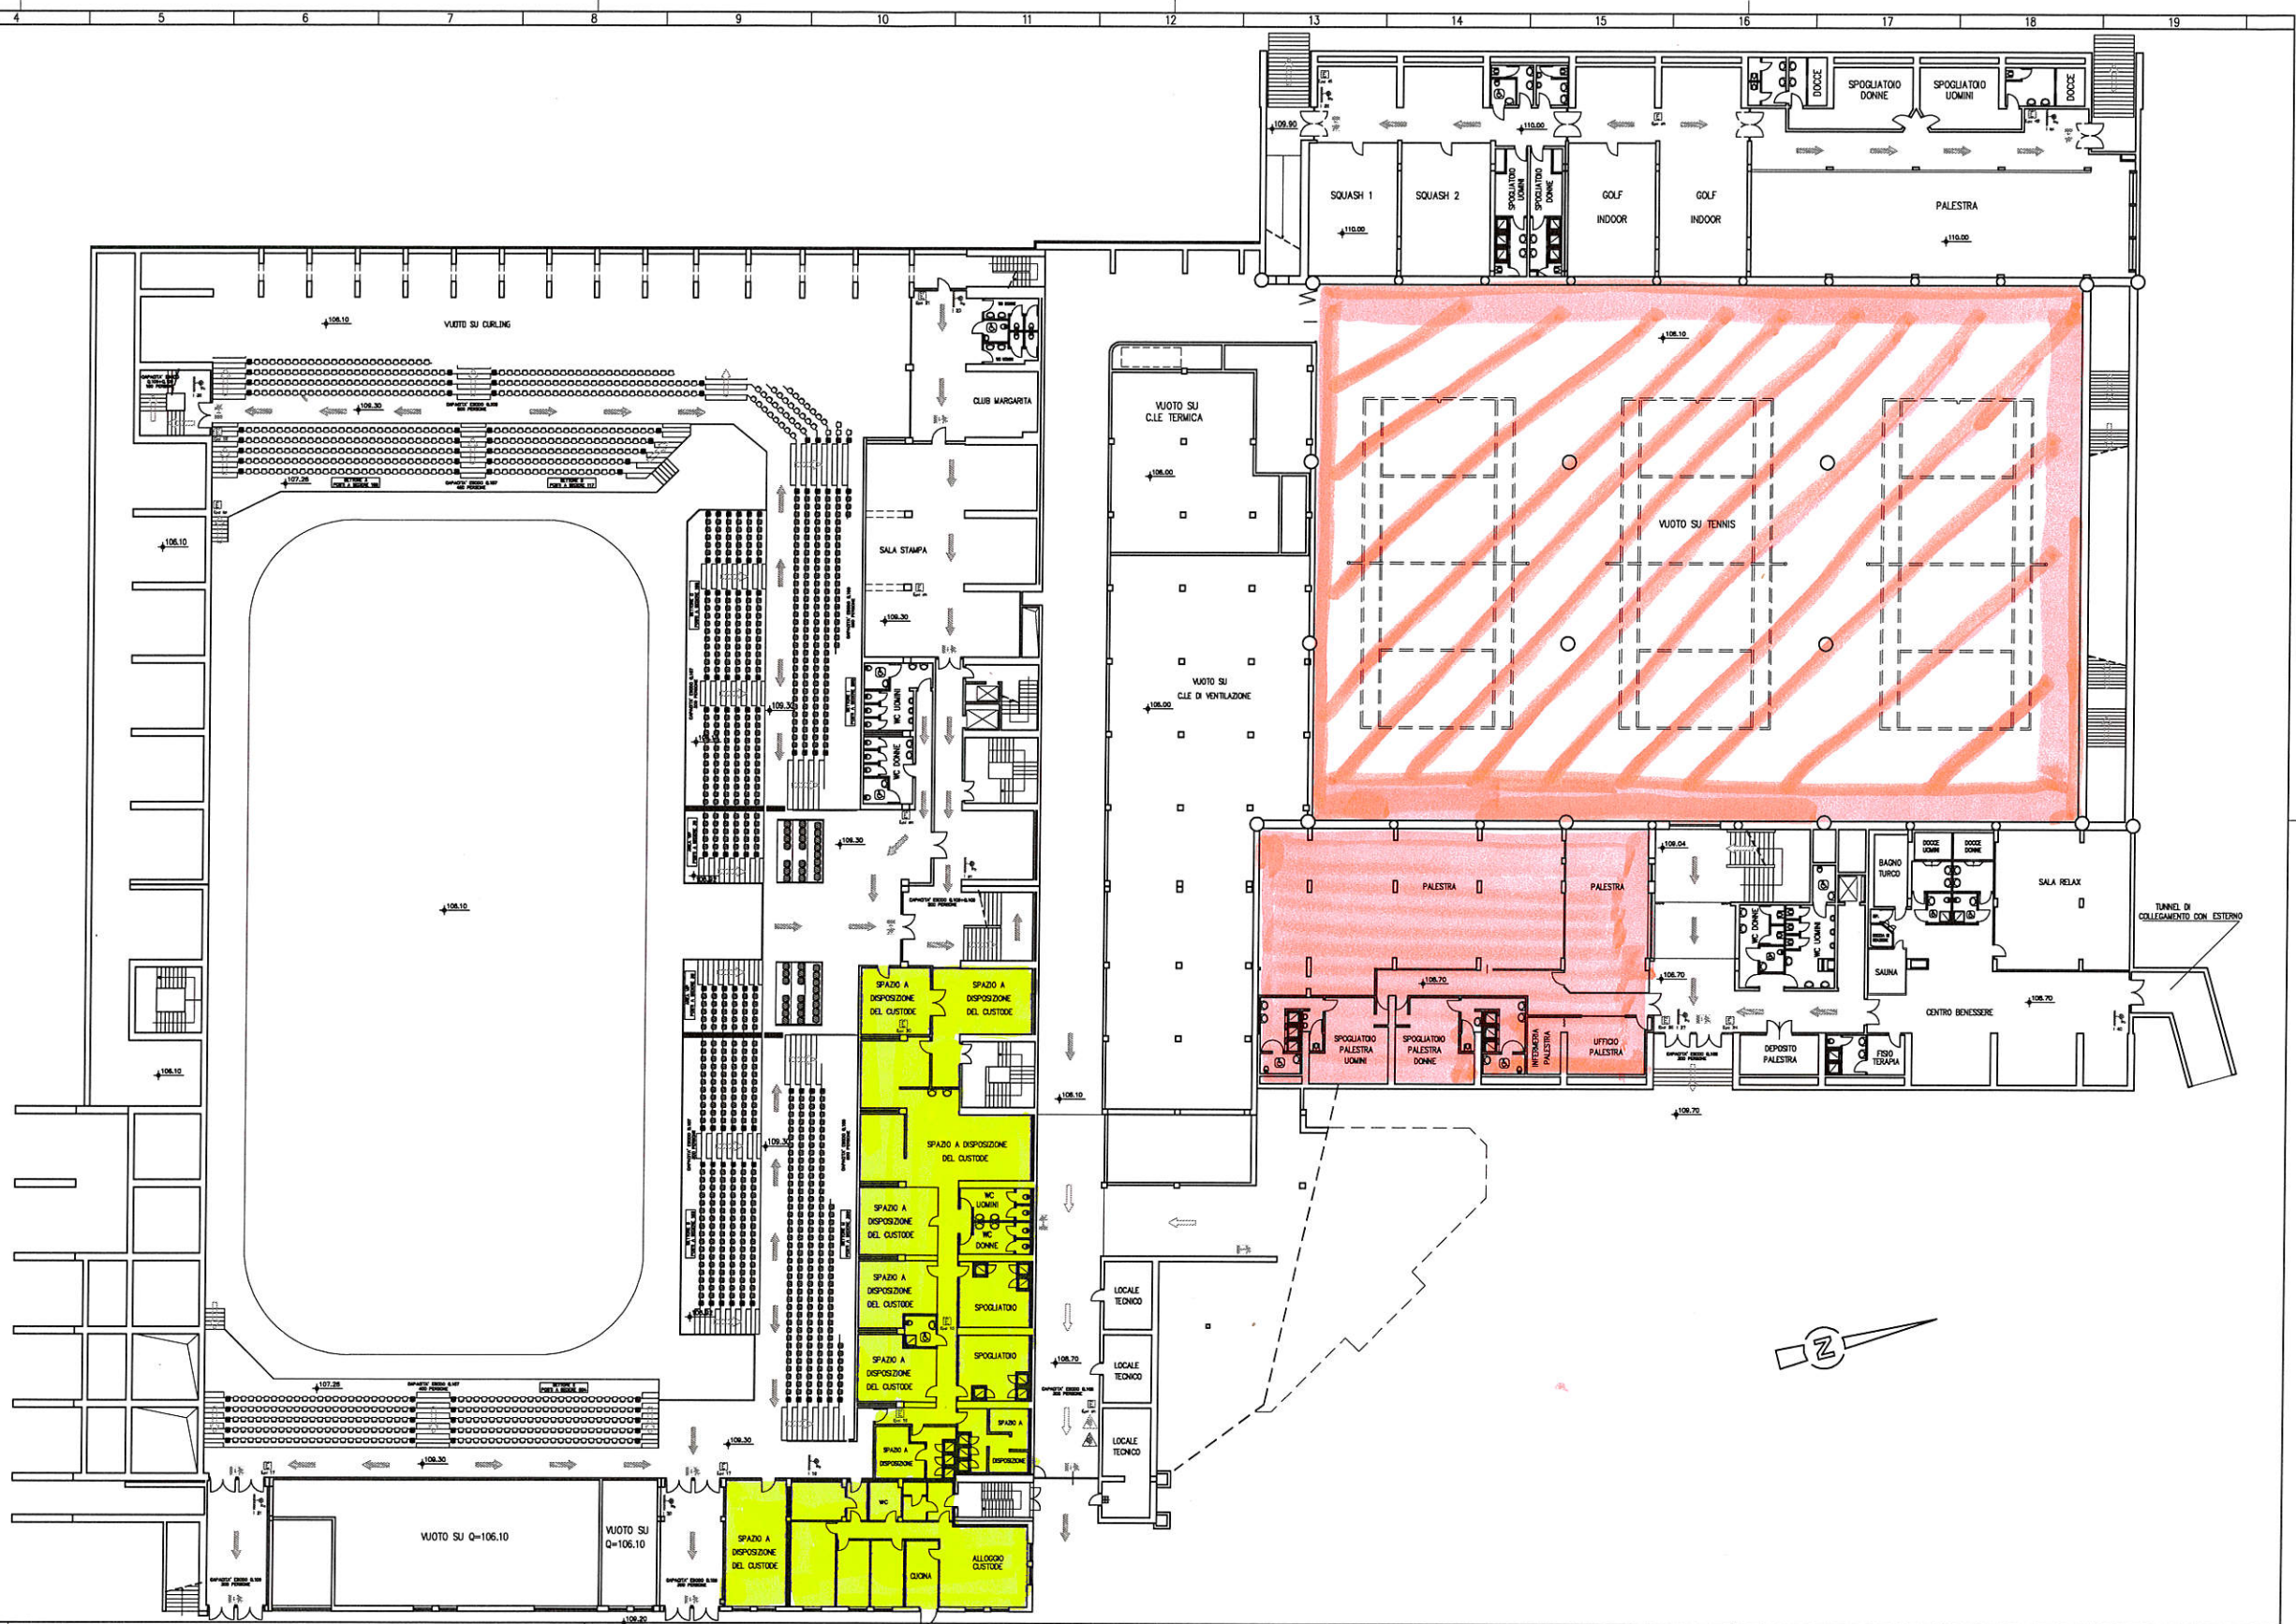

REGIONE AUTONOMA VALLE D'AOSTA



COMUNE DI COURMAYEUR
COMMUNE DE COURMAYEUR

CENTRO SERVIZI COURMAYEUR S.R.L.

VIA DELLO STADIO, 2
COURMAYEUR (AO)



FORUM SPORT CENTER

PLANIMETRIA QUOTA 112.00

PE-3

PRESIDI ANTINCENDIO E
PERCORSI D'ESODO

AGGIORNAMENTO	INDICE	DATA	PROGETTISTA
AGGIORNAMENTO			
AGGIORNAMENTO			
AGGIORNAMENTO			
CREAZIONE	A	GENNAIO 2008	Roberto Perini, Millyer
DATA	GENNAIO 2008		
SCALA	1:200		
FOLIO SEQUE	1	0	

Roberto Millyer
Perito Industriale in Elettrotecnica
Frazione La Pianta 97 - 11015 La Salle (AO)
Tel. e Fax: +39 0155 861667
E-mail: roberto.millyer@sk.it

LEGENDA SIMBOLI


	Coltivare al sistema automatico
	Coltivare a parete
	Grande a muro DMS con tubazione flessibile e lancia
	Grande a muro DMS e DMS
	Attacco automatico VVF
	Gruppo allarme
	Pulsante di spegnimento elettrico
	Comando d'intervento del combustibile
	Pulsante d'apertura d'emergenza del portello carter
	Uscita di sicurezza
	Pericolo d'incendio imminente
	Pericolo d'incendio verso l'alto
	Pericolo d'incendio verso il basso
	Punto di raccolta


NUMERI DI TELEFONO UTILI IN CASO DI EMERGENZA

CARABINIERI - Pronto intervento	112
POLIZIA - Pronto intervento	113
VIGILI DEL FUOCO - Pronto intervento	115
EMERGENZA SANITARIA - Pronto intervento	118
POLIZIA LOCALE	0165 831 336
DISTRIBUTORE DI ENERGIA ELETTRICA - DEVAL	0165 37 866
COMUNE DI COURMAYEUR - ACQUEDOTTO	0165 831 370
COMUNE DI COURMAYEUR - ACQUEDOTTO	0165 831 371

IN CASO DI INCENDIO

PER GLI ADDETTI
- Dare l'allarme evitando di favorire il panico
- Allontanare eventuali persone presenti in zona pericolosa
- Mettere fuori tensione la zona interessata dall'incendio
- Circondare per quanto possibile l'incendio impiegando gli estintori e gli attenti a disposizione
- Richiedere l'intervento dei vigili del fuoco al numero 115
PER GLI UTENTI
- Seguire le indicazioni verbali del personale del Forum
- Dirigere verso le uscite di sicurezza

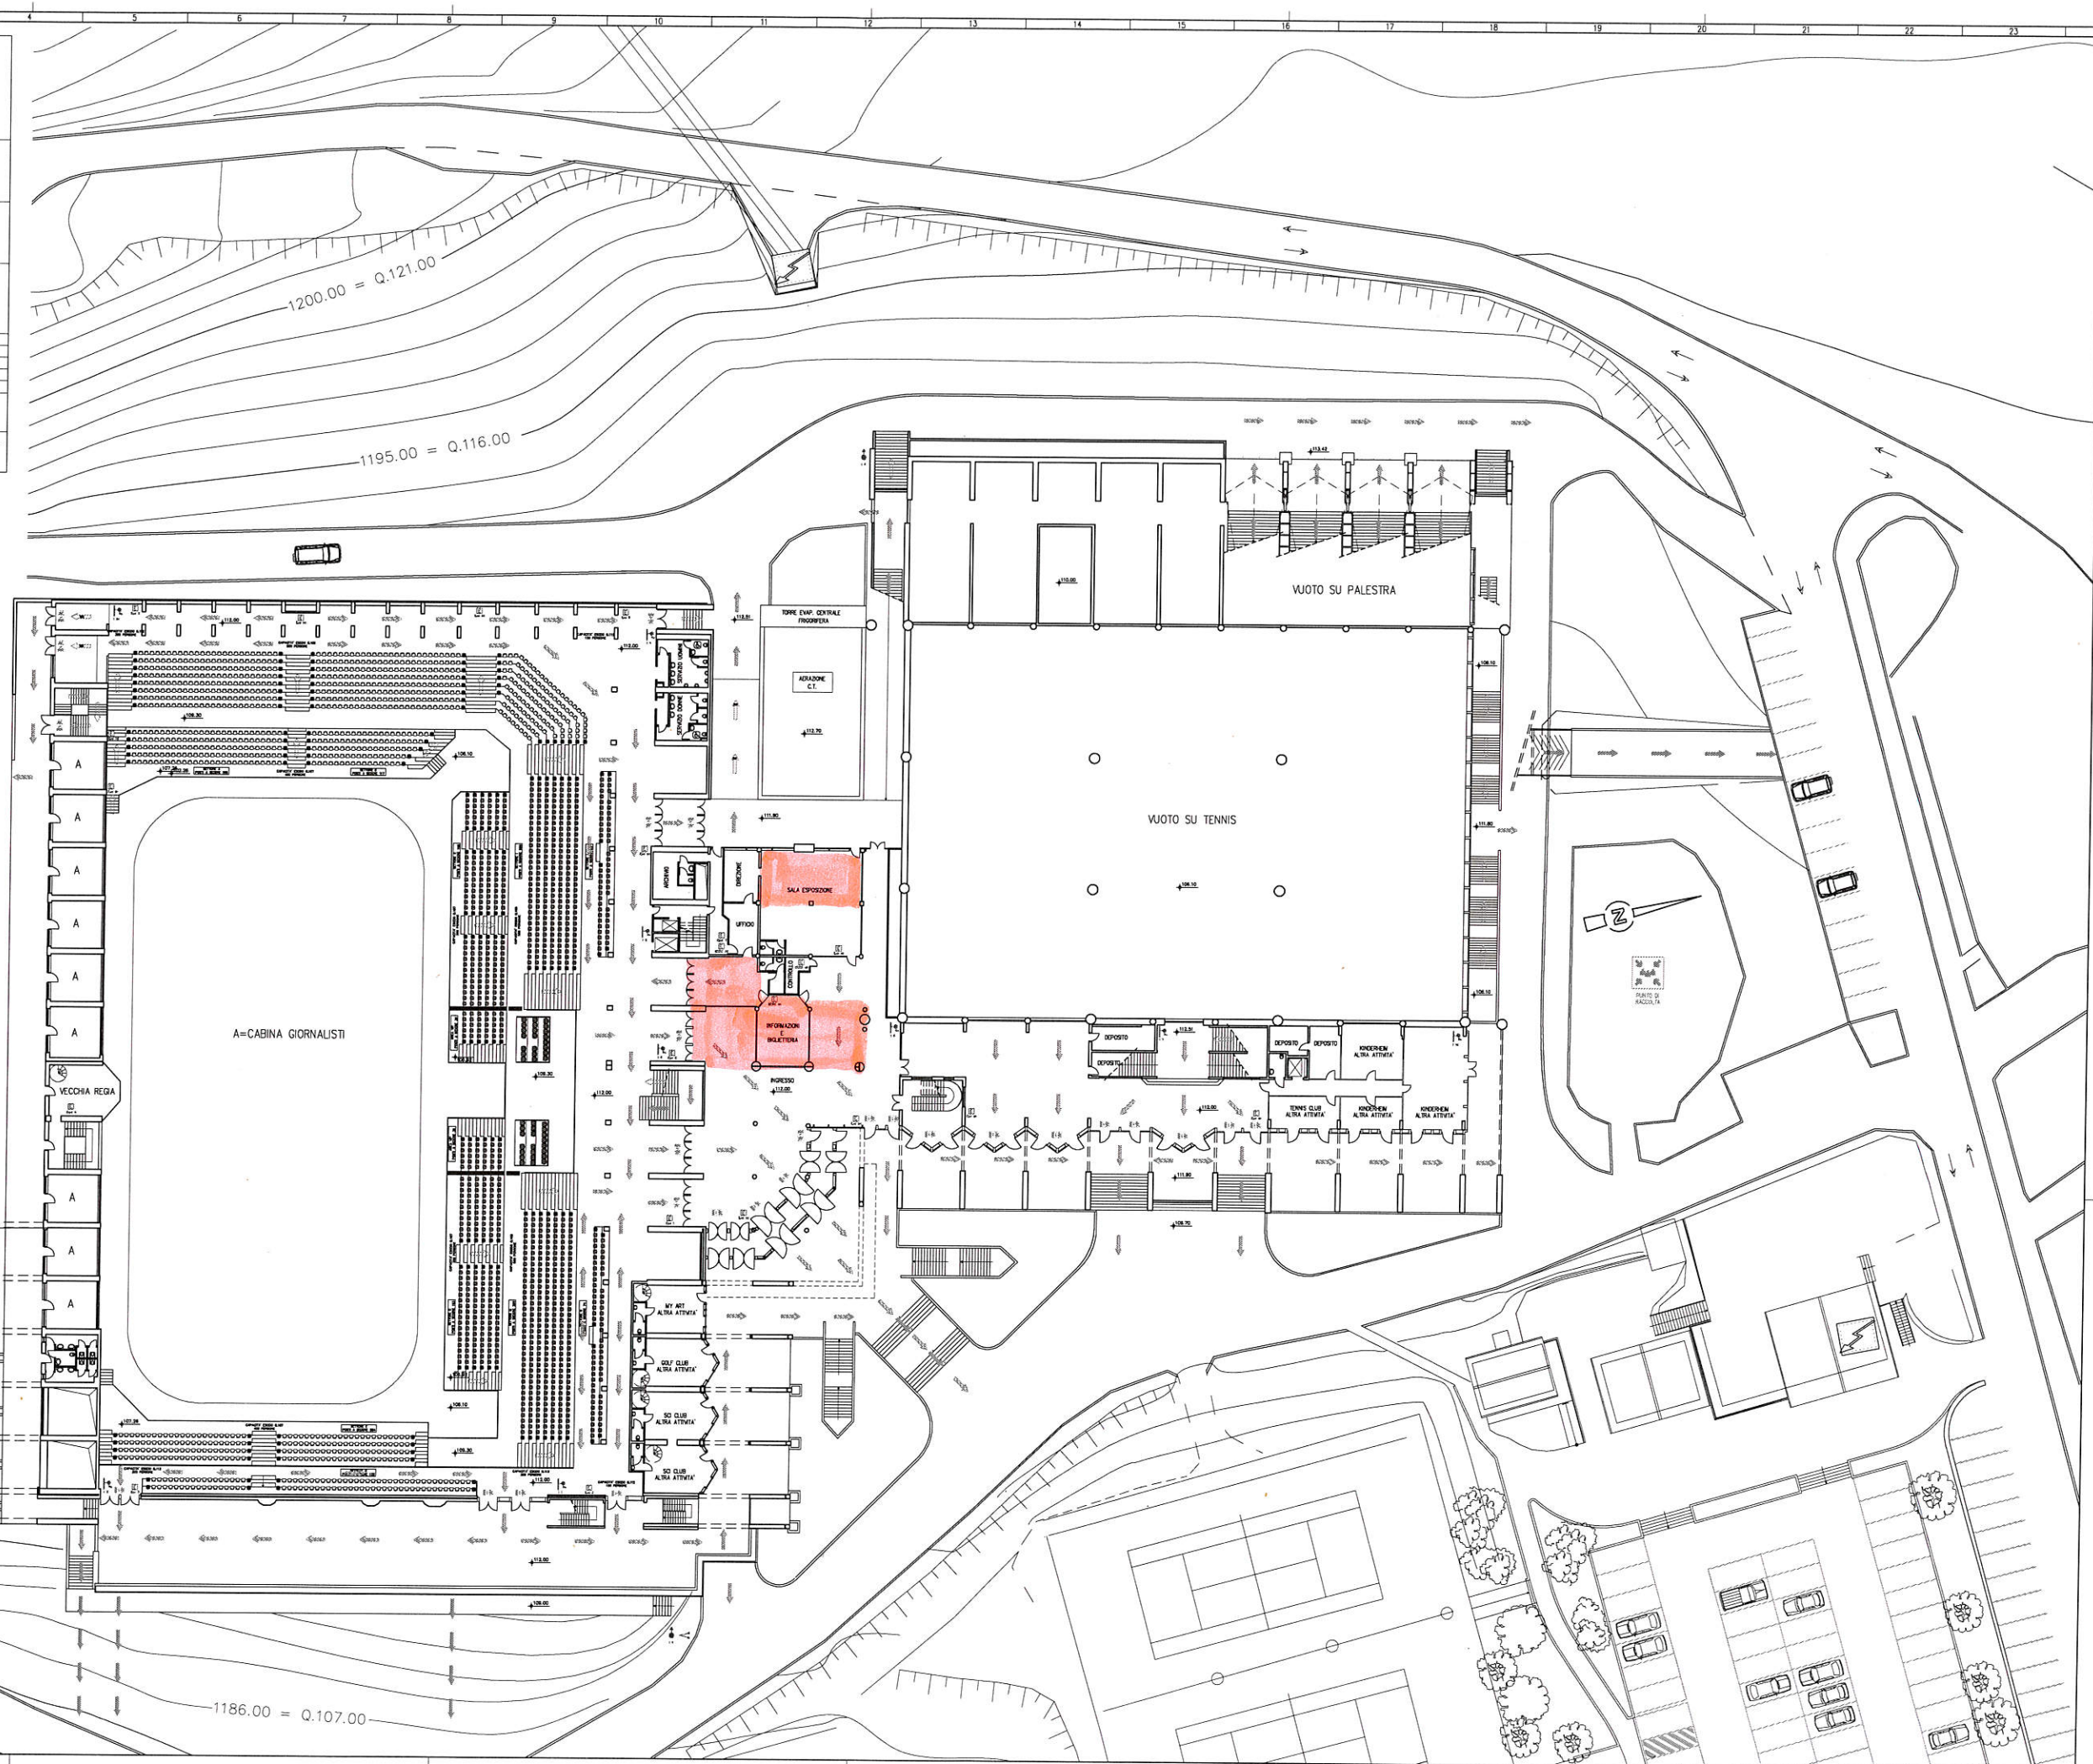

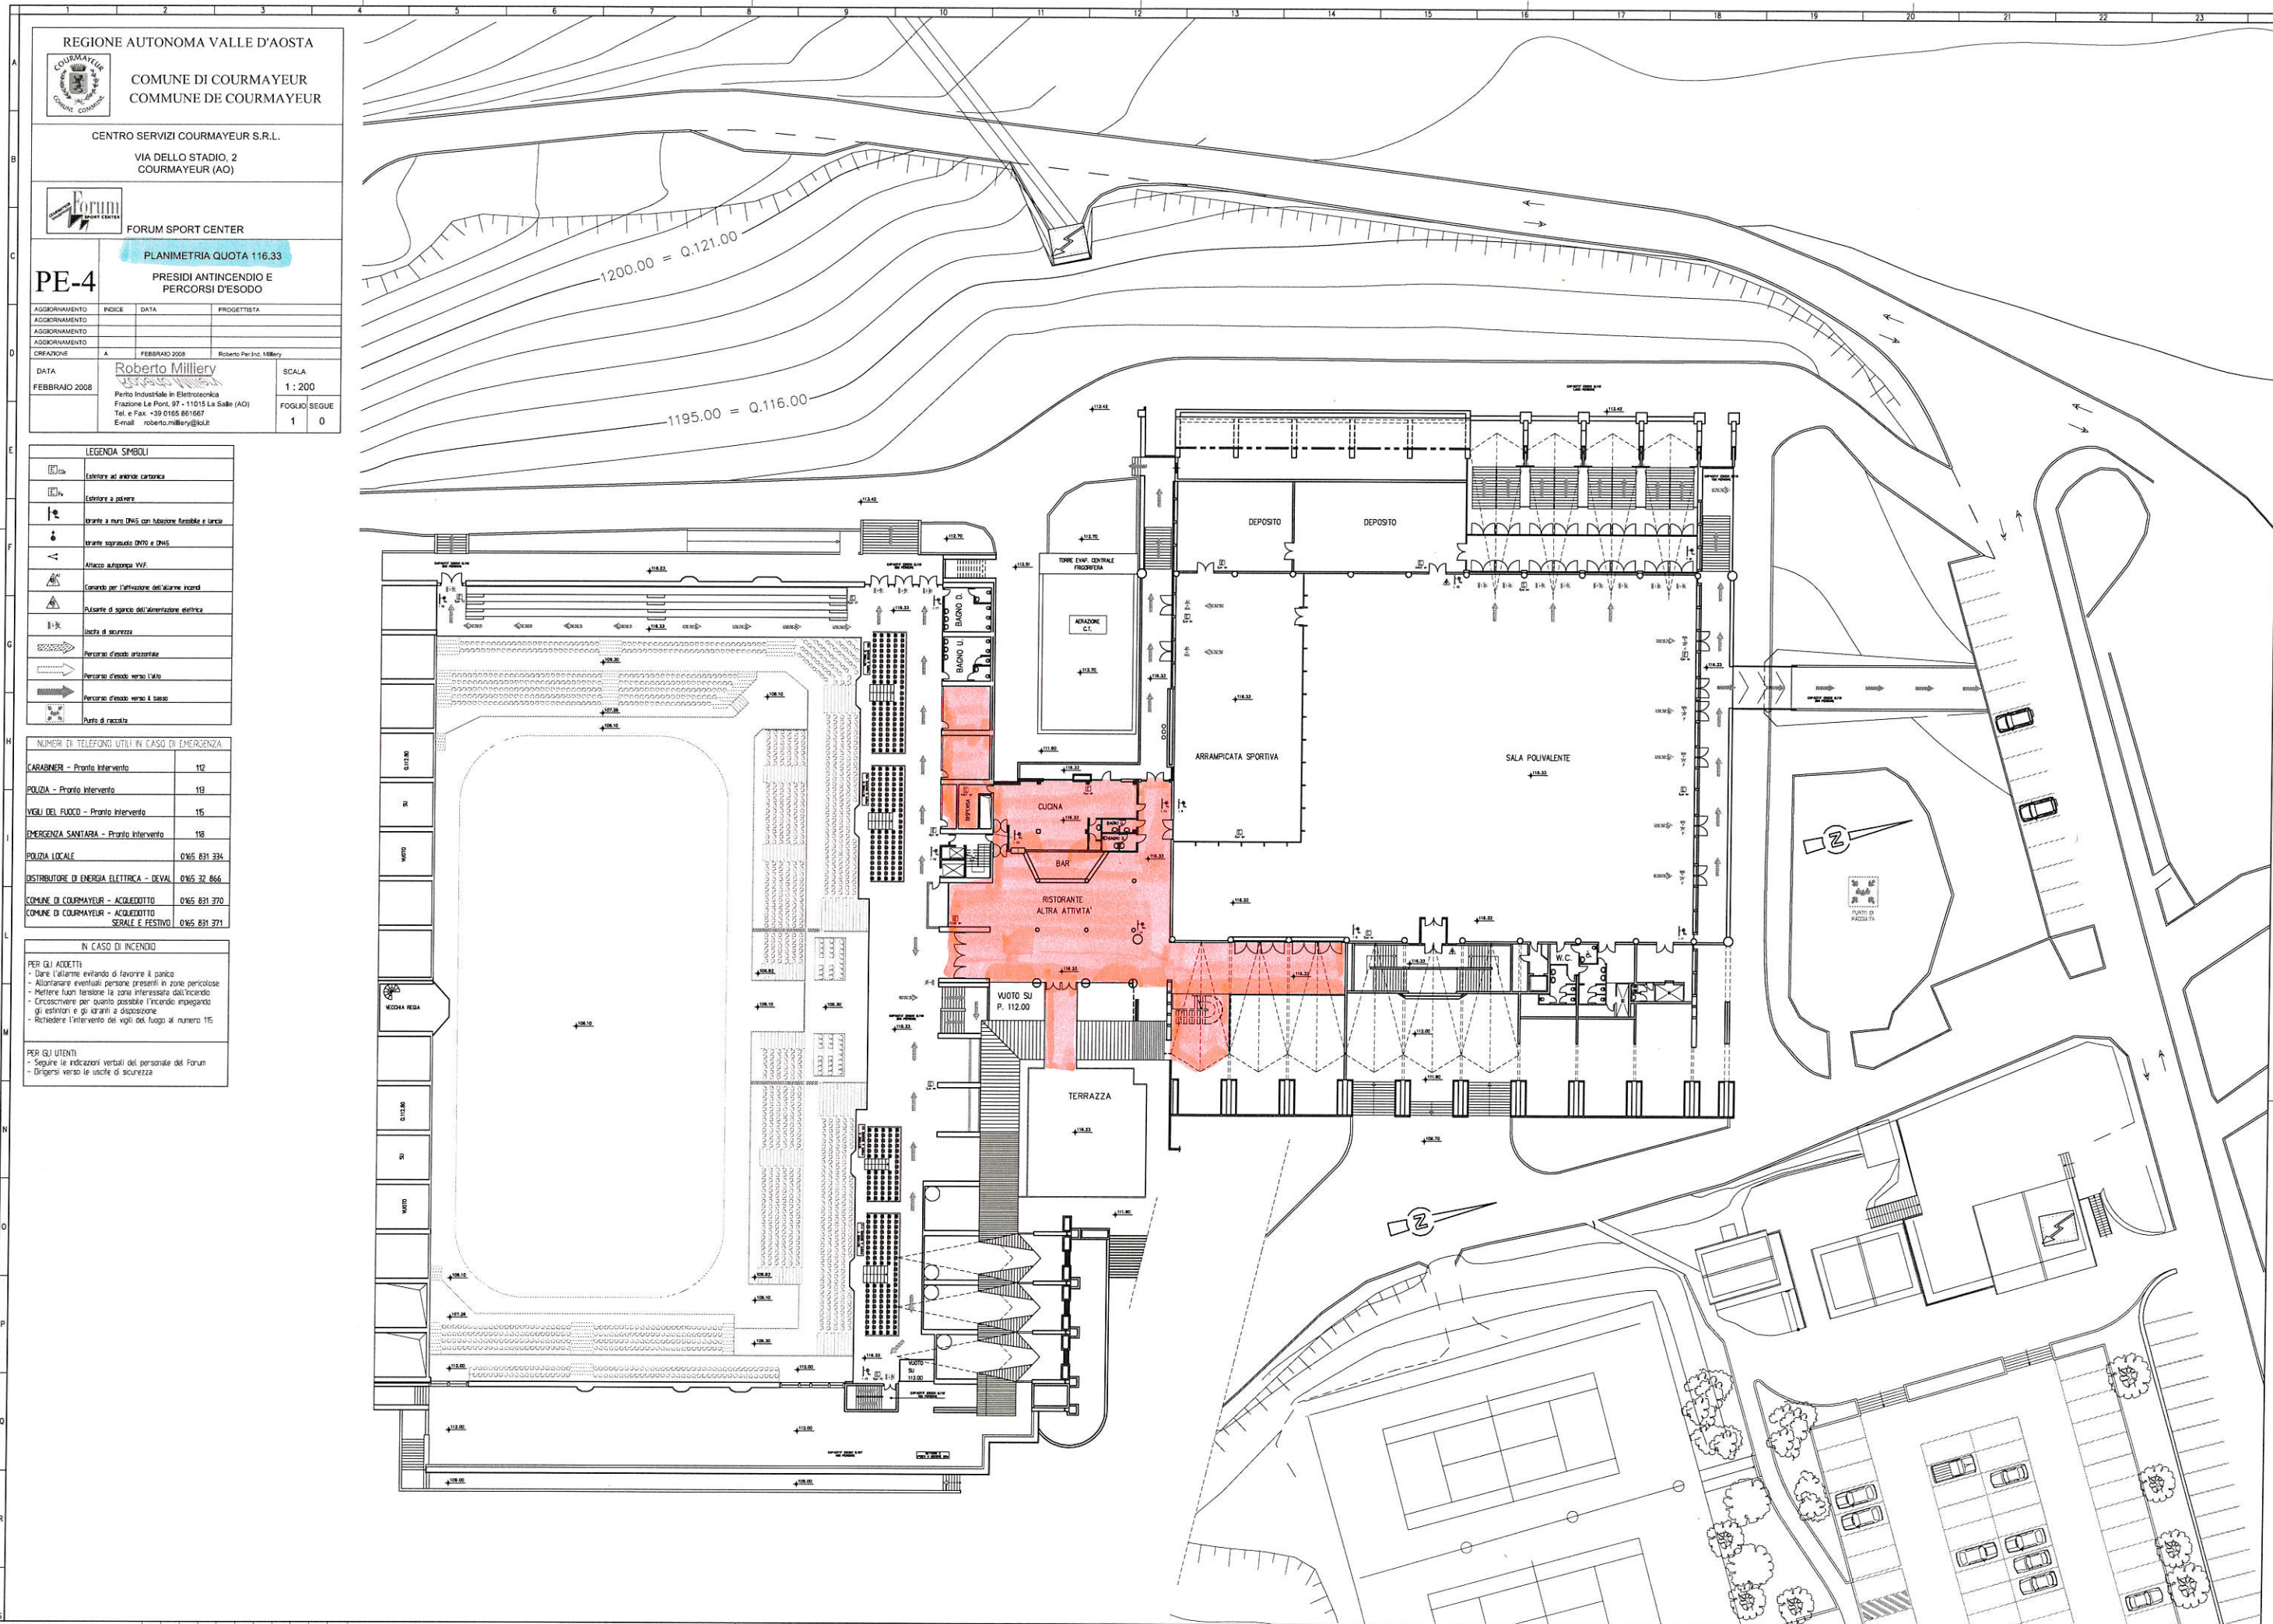

REGIONE AUTONOMA VALLE D'AOSTA
COMUNE DI COURMAYEUR
COMMUNE DE COURMAYEUR

CENTRO SERVIZI COURMAYEUR S.R.L.
VIA DELLO STADIO, 2
COURMAYEUR (AO)

Forum
SPORT CENTER
FORUM SPORT CENTER

PLANIMETRIA QUOTA 116.33			
PRESIDI ANTINCENDIO E PERCORSI D'ESODO			
AGGIORNAMENTO	INDICE	DATA	PROGETTISTA
AGGIORNAMENTO			
AGGIORNAMENTO			
AGGIORNAMENTO			
CREAZIONE	A	FEBBRAIO 2008	Roberto Perini, Millery
DATA	Roberto Millery		
FEBBRAIO 2008	Punto Industriale in Elettronica Frazione Le Pont, 97 - 11015 La Salle (AO) Tel. e Fax. +39 0165 861667 E-mail roberto.millery@bol.it		
SCALA	1 : 200		
FOGLIO	SEGUE		
	1 0		

LEGENDA SIMBOLI	
	Esistere ad uscita cartacea
	Esistere a parete
	Tratto a muro (DMS con tubazione fessibile e larca)
	Tratto a muro (DMS)
	Altrece a parete VVF
	Comando per l'attivazione dell'alarme incendi
	Pulsante di spegnimento elettrico
	Uscita di sicurezza
	Pericolo d'incendio potenziale
	Pericolo d'incendio verso l'alto
	Pericolo d'incendio verso il basso
	Punto di raccolta

NUMERI DI TELEFONO UTILI IN CASO DI EMERGENZA	
CARABINIERI - Pronto intervento	112
POLIZIA - Pronto intervento	119
VIGILI DEL FUOCO - Pronto intervento	115
EMERGENZA SANITARIA - Pronto intervento	118
POLIZIA LOCALE	0165 831 334
DISTRIBUTORE DI ENERGIA ELETTRICA - DEVAL	0165 32 866
COMUNE DI COURMAYEUR - ACQUEDOTTO	0165 831 370
COMUNE DI COURMAYEUR - ACQUEDOTTO SERVIZIO E FESTIVO	0165 831 371

IN CASO DI INCENDIO	
PER GLI ADDETTI	
- Dare l'allarme evitando di fare il panico	
- Allontanare eventuali persone presenti in zone pericolose	
- Mettere fuori tensione la zona interessata dall'incendio	
- Circoscrivere per quanto possibile l'incendio impedendo gli estintori e gli idranti a disposizione	
- Richiedere l'intervento dei vigili del fuoco al numero 115	
PER GLI UTENTI	
- Seguire le indicazioni verbali del personale del Forum	
- Dirigersi verso le uscite di sicurezza	