

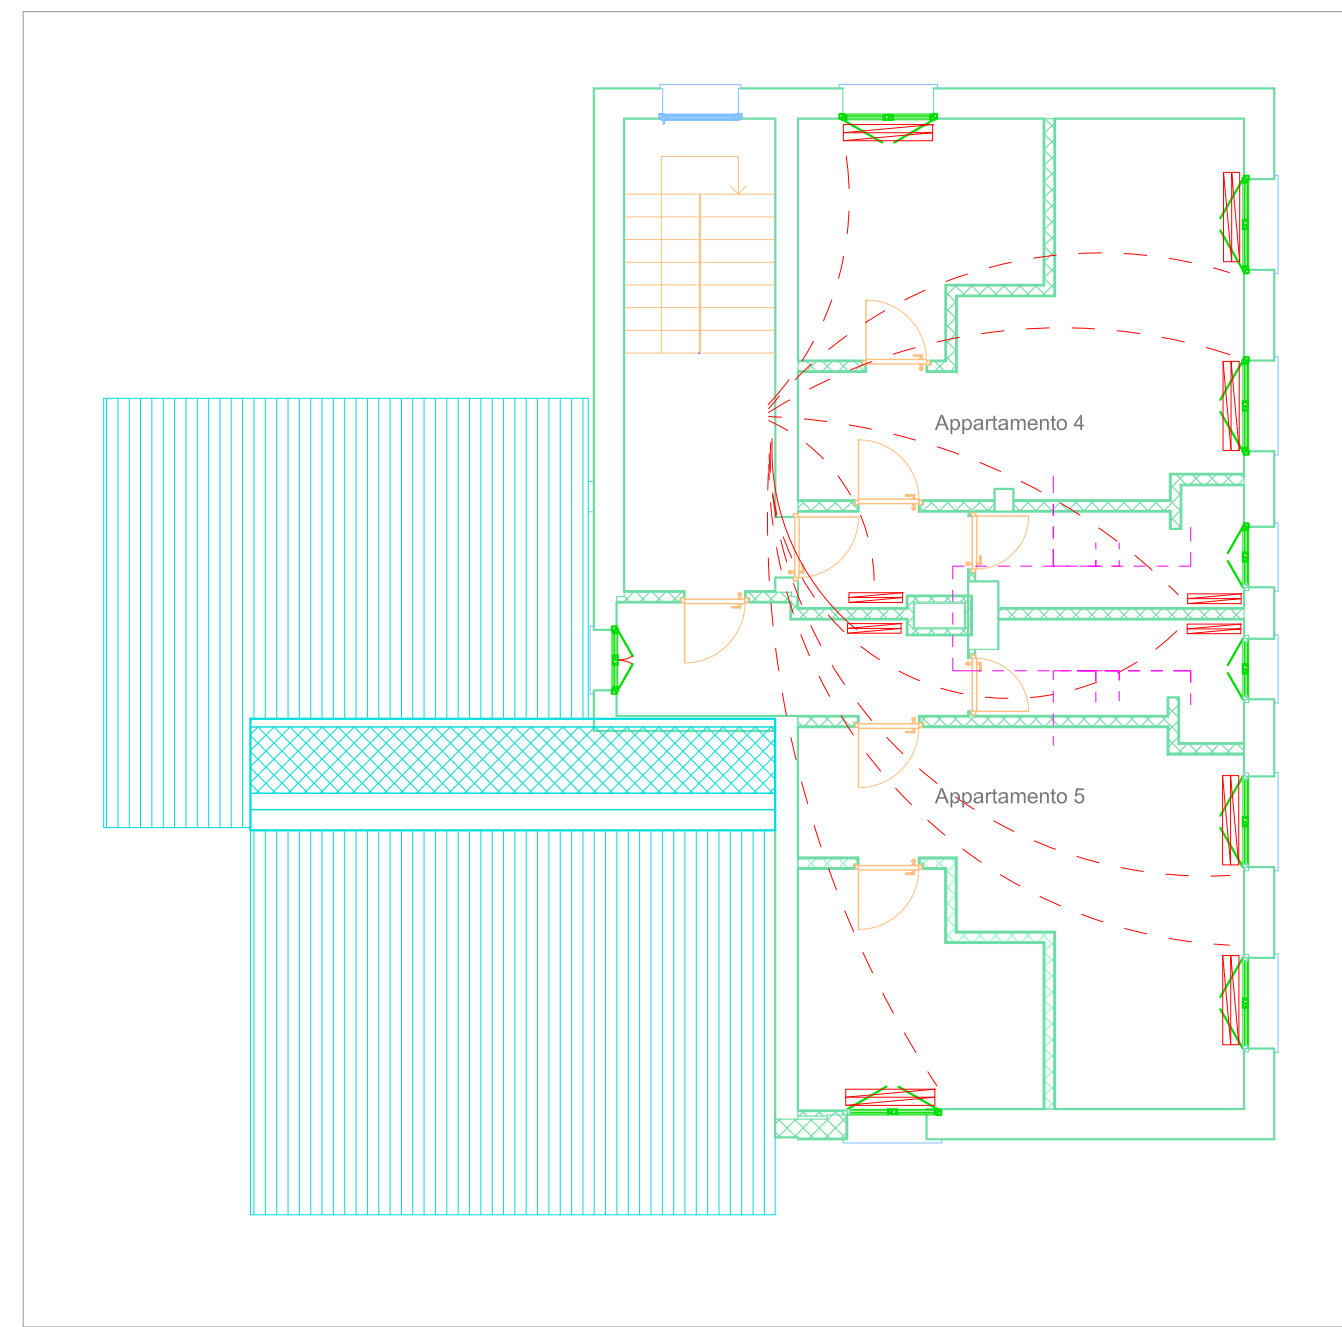



Impianto Elettrico - Piano secondo - Scala 1:100

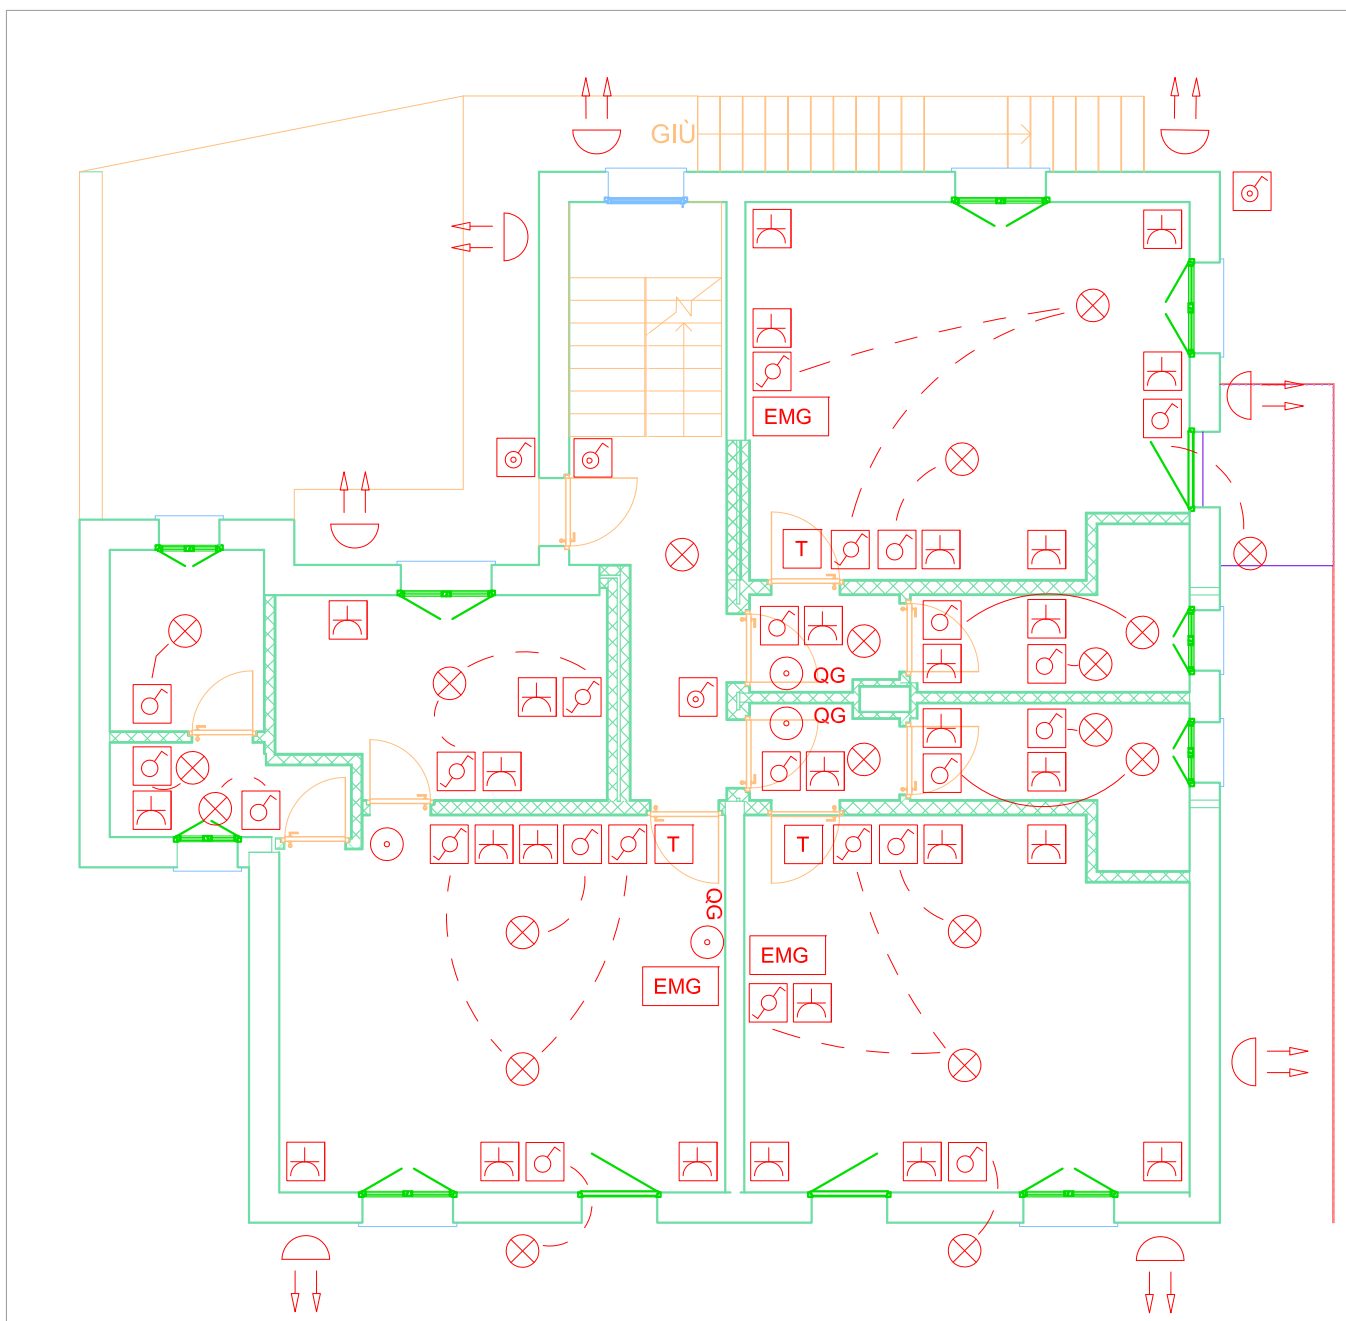


Impianto Termoidraulico - Piano secondo - Scala 1:100

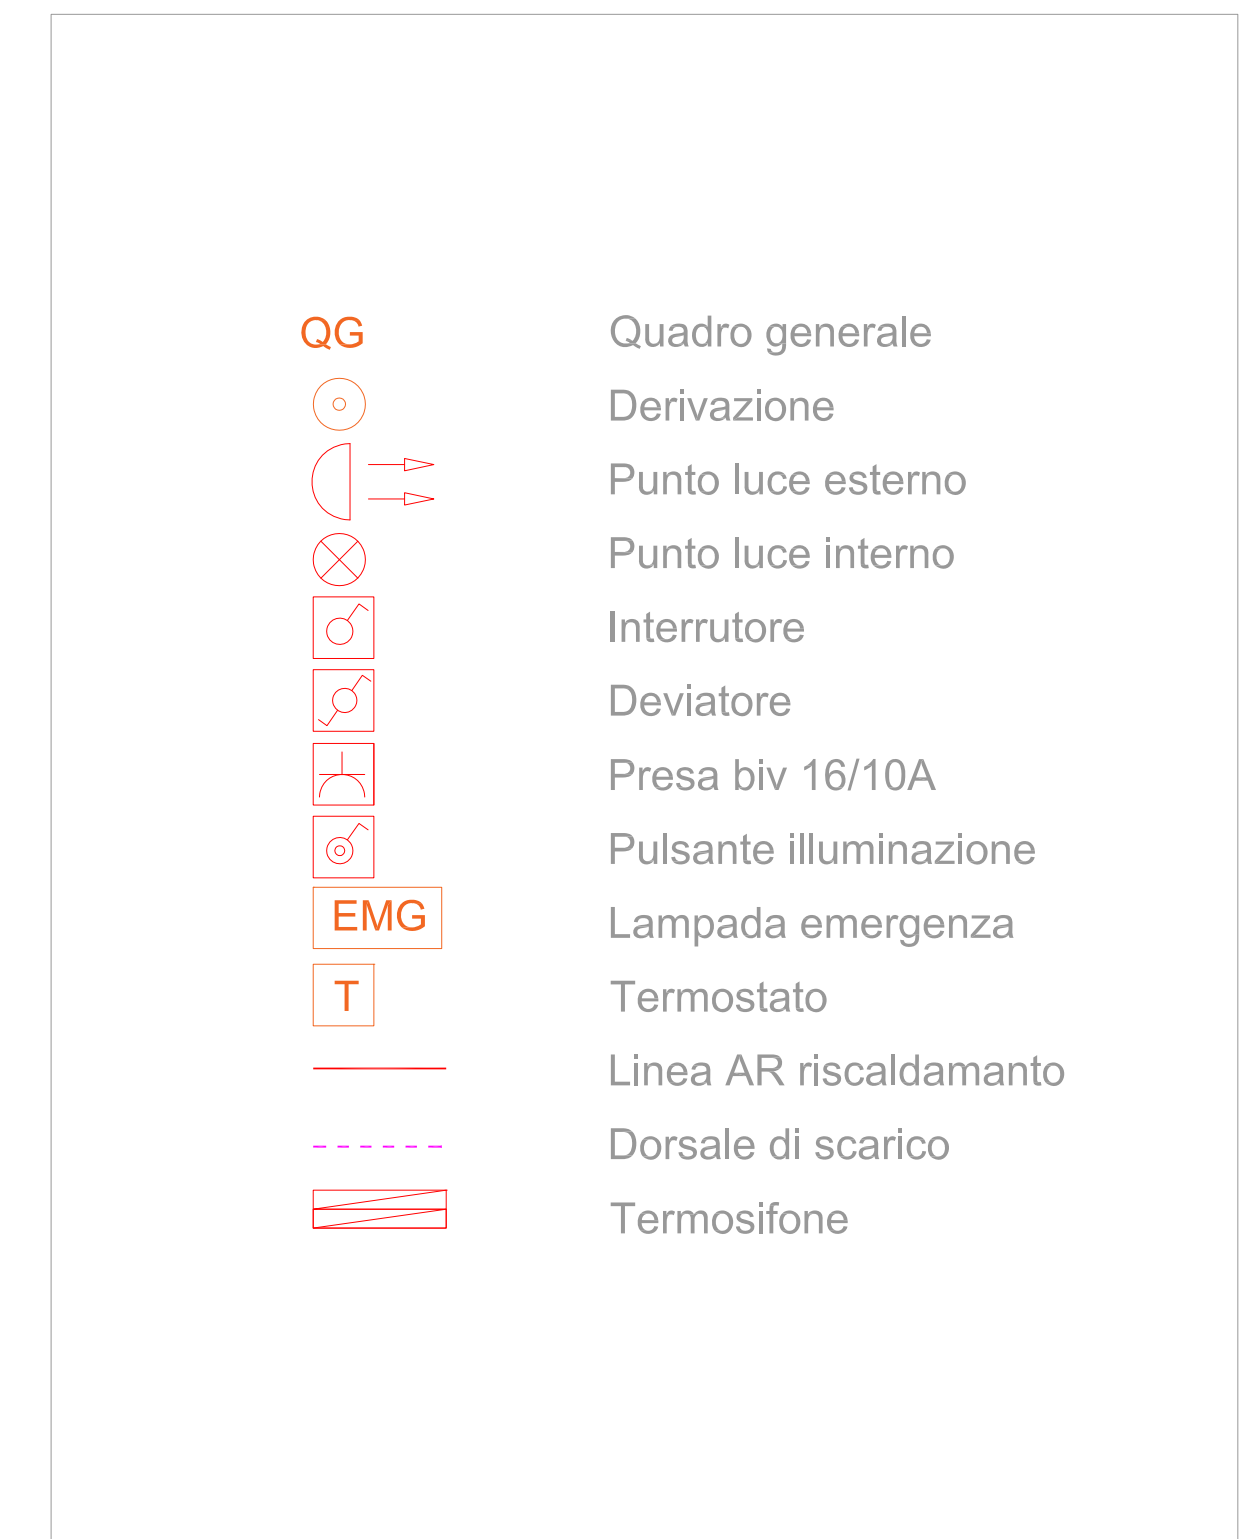


Impianto Elettrico - Piano primo - Scala 1:100

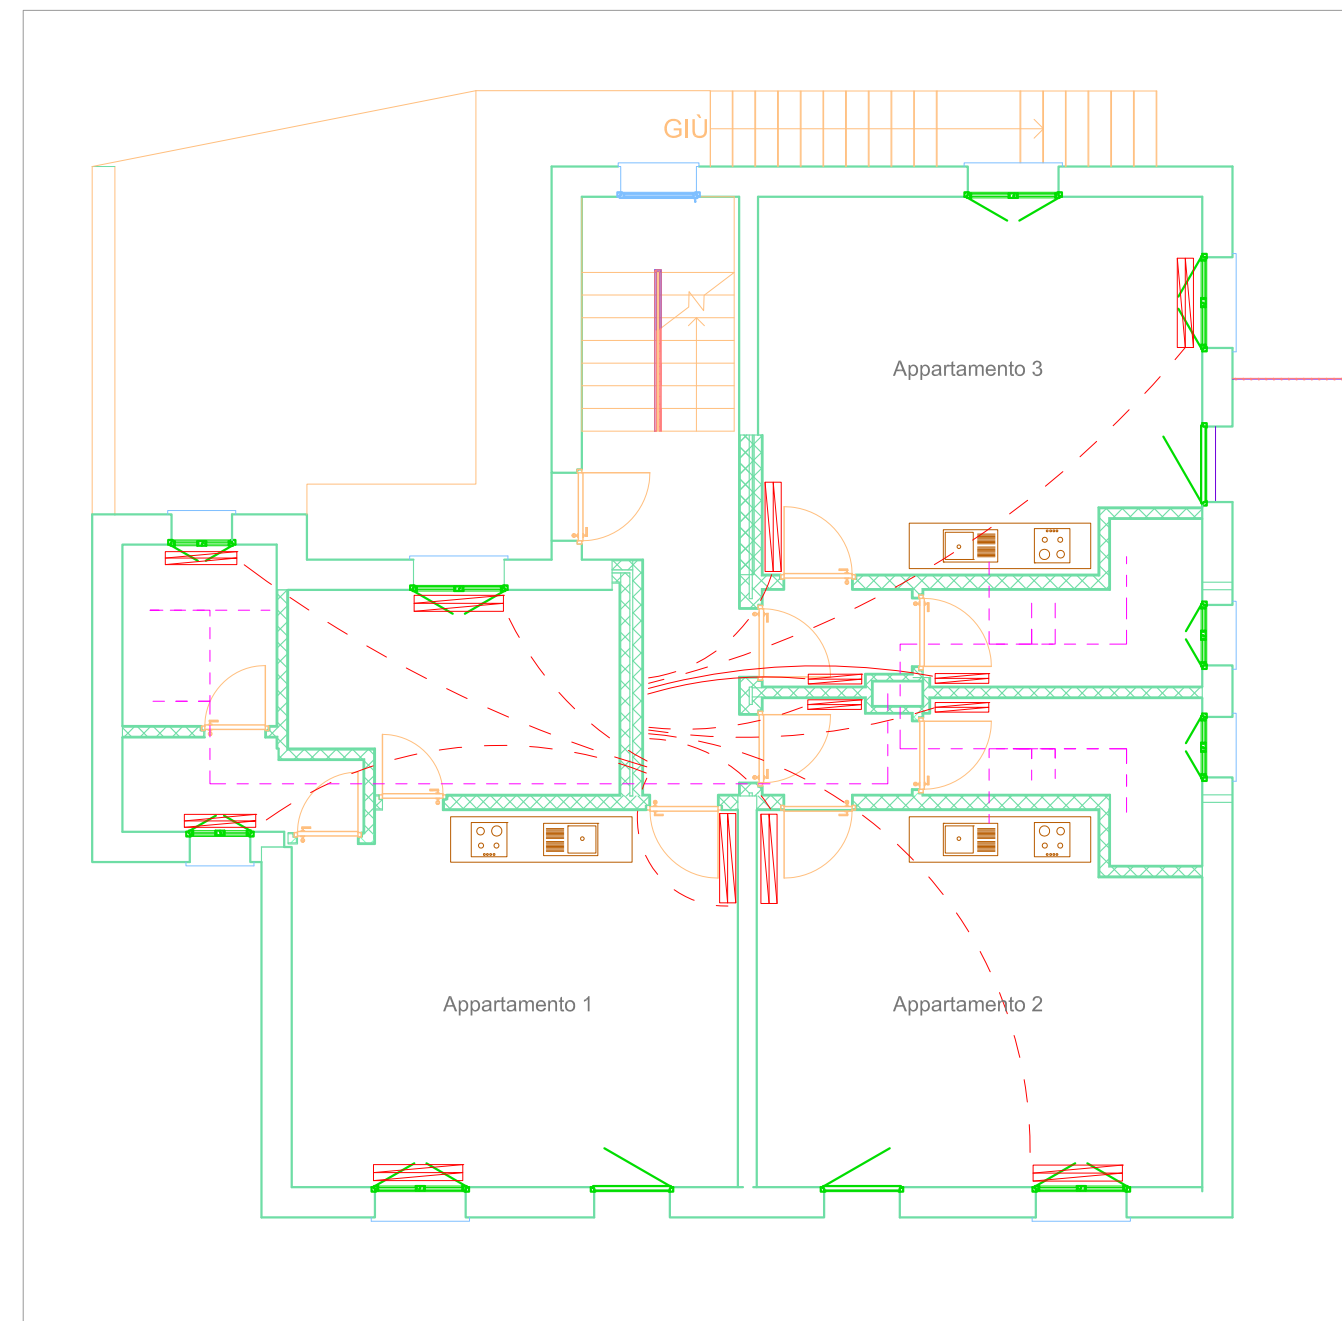

Impianto Termoidraulico - Piano primo - Scala 1:100

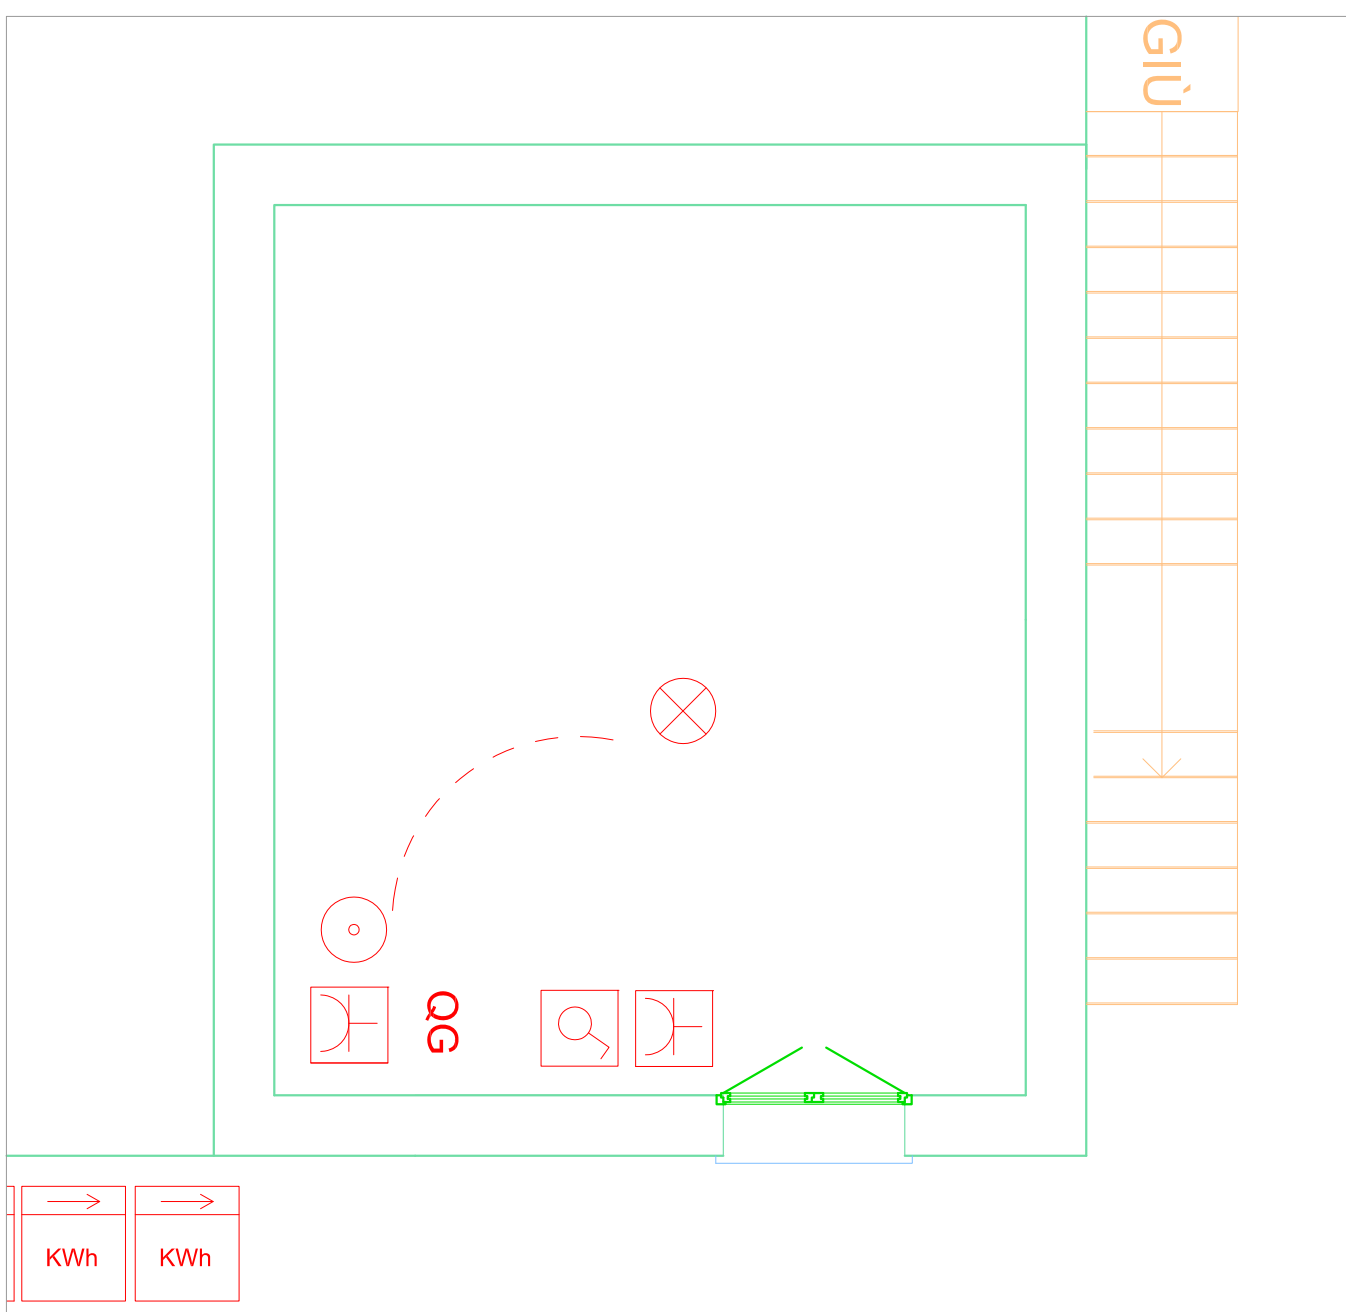

Isolamento termico - Prospetto Est - Scala 1:100

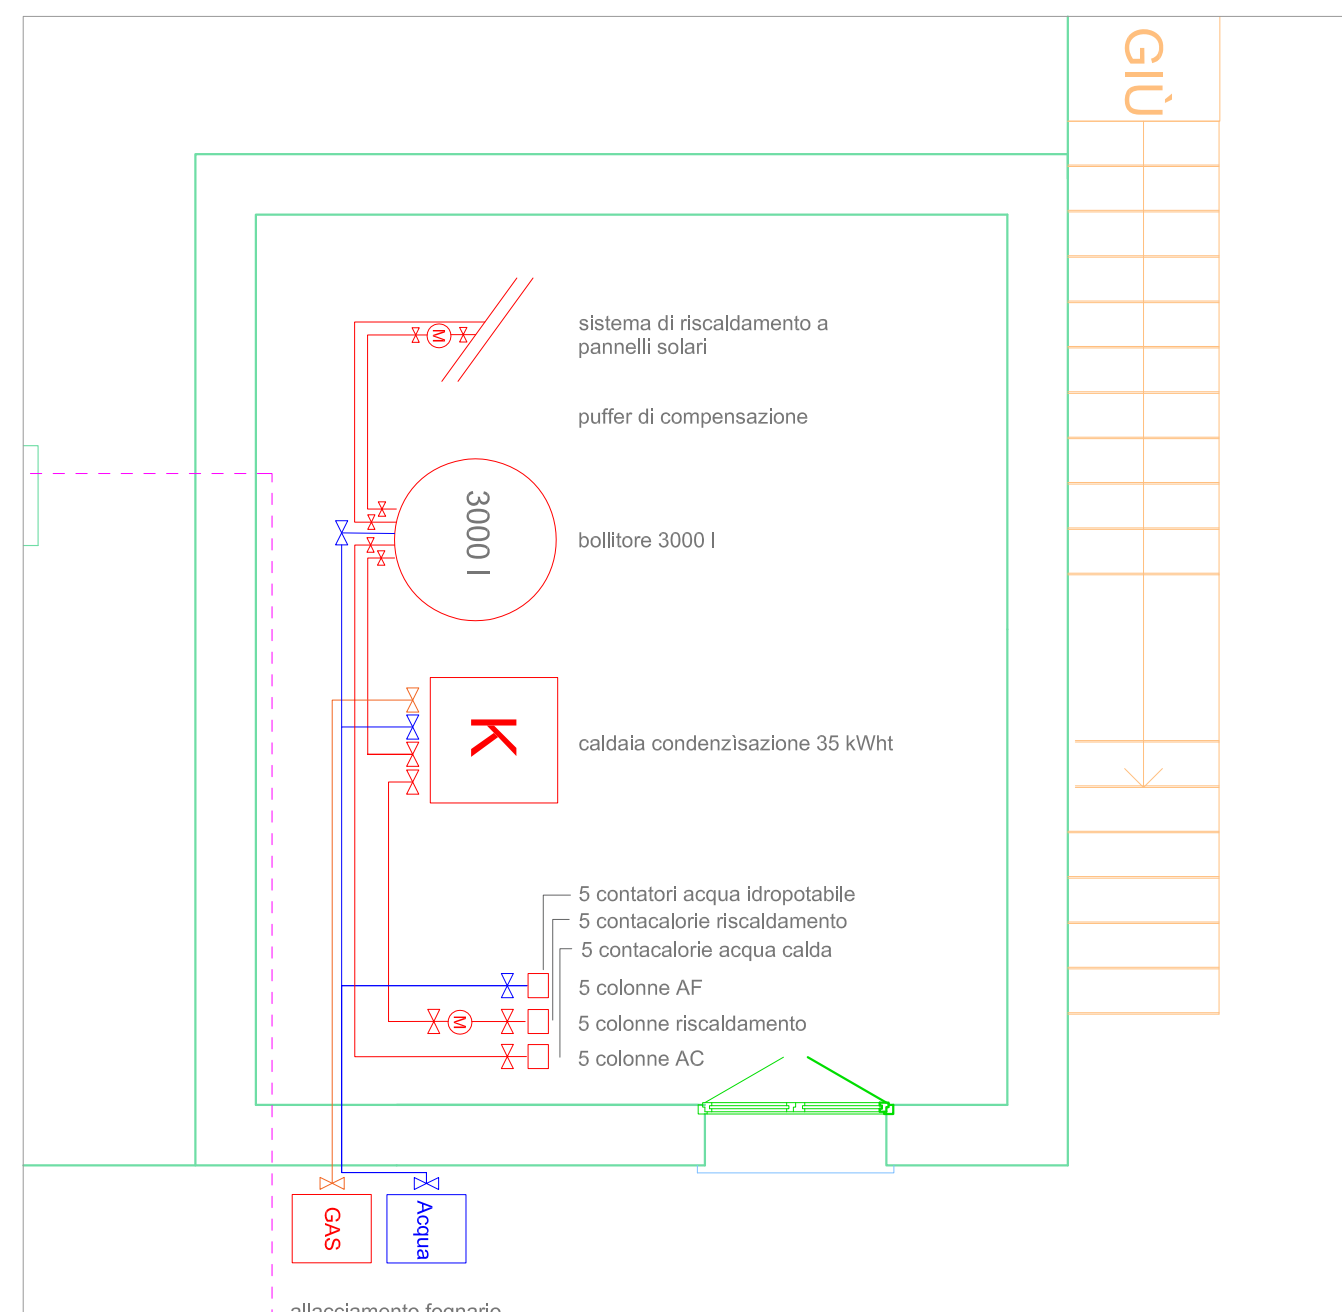

Impianto Termoidraulico - Piano terra - Scala 1:100

Regione Piemonte **Comune di Rimasco** Provincia di Vercelli

Committente	Comune di Rimasco	
	Sede Via Centro, 10 - 13026 RIMASCO (VC)	C.F. - P.IVA 82001850021

Progetto	Oggetto Riqualificazione e incremento dell'efficienza energetica del patrimonio pubblico	
	Riferimenti Progetto Esecutivo "Decreto del fare" - D.L. 69/2013 - art. 18, c. 9 "Sblocca Italia" - D.L. 133/2014 - art. 3, c. 2	

Elaborato	Nr.	Oggetto
	T.4	Interventi Idraulici ed elettrici

# Committente	# Tecnico progettista

Livello di progettazione	PRGS.	STATO	DATA	VRS.	DATA	DESCRIZIONE E REVISIONE
	1		Preliminare		1	
2		Definitiva	05.05.2015	2		
3		Esecutiva	15.09.2015	3		
				4		

Diritti riservati ex art. 2578 c.c. - Riproduzione e consegna a terzi solo su specifica autorizzazione